


PROJEKT ZAGOSPODAROWANIA TERENU	
PIO-ZER	Oświetlenie ul. Wojska Polskiego w Piotrkowie Trybunalskim
Rys. nr 1	Linia napowietrzna oświetlenia ulicznego
Kreślił	D. Stanuch
Projektował	J. Jakubowski
	maj 2007

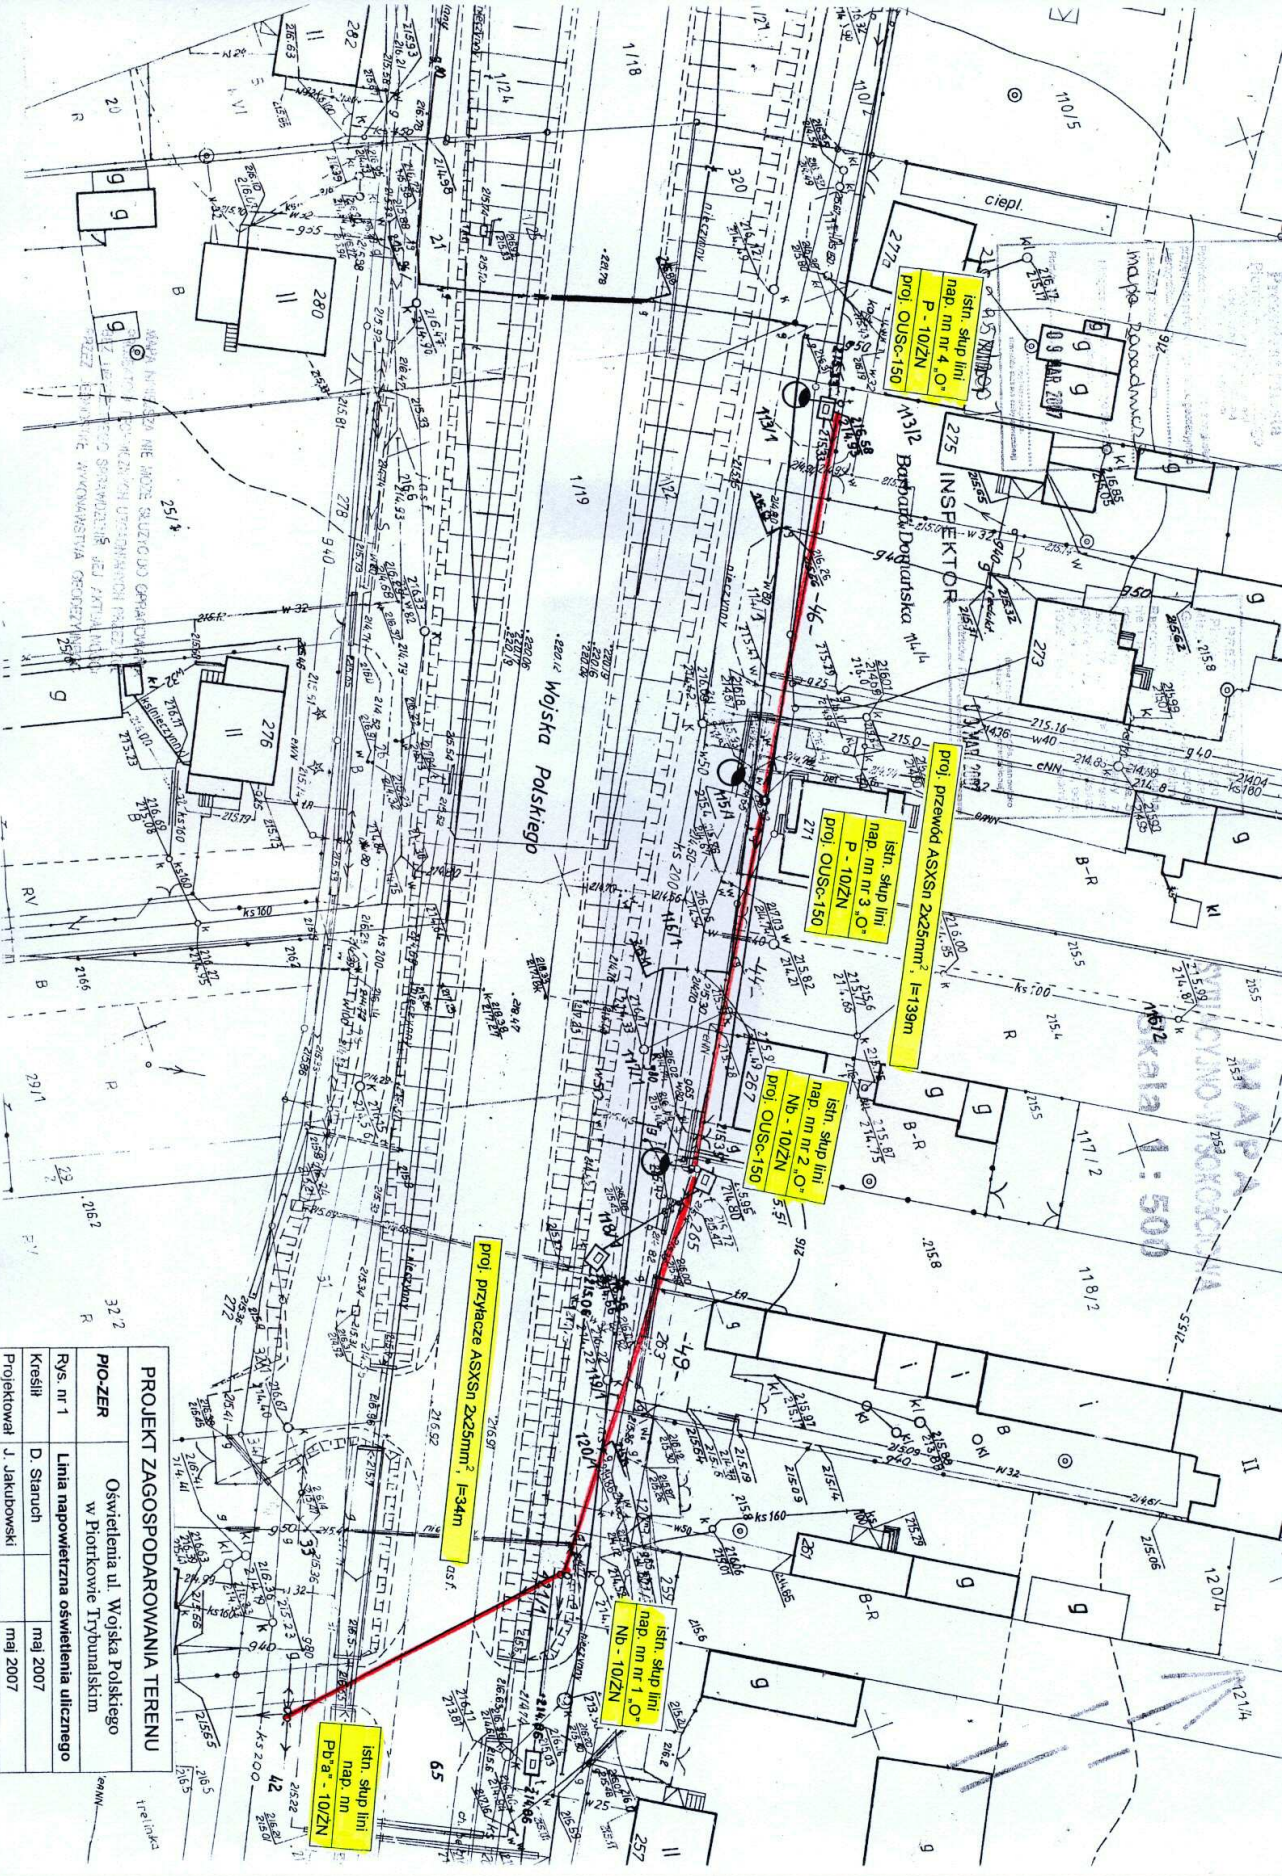

Skala 1:500