

**MAPA SYTUACYJNO - WYSOKOŚCIOWA**  
z geodezyjną inwentaryzacją urządzeń podziemnych  
SKALA 1 : 500

województwo: łódzkie  
**miasto: PIOTRKÓW TRYBUNALSKI**  
obręb: 21  
Pl. Kościuszki

Mapa służy do celów projektowych.

Osnowa: układ współrzędnych "1965"

Poziom odniesienia : Kronsztadt

Wykonano na podstawie mapy syt. - wys. s. 132.222.234.4(321)

oraz pomiaru uzupełniającego wykonanego przez POP-GEO s.c. M.Połoński i Z. Pietrzyk

Granice whitesiono według ewidencji gruntów.

Urządzenia projektowane sprawdzono w ZUD.

Mapa aktualna na dzień 26.02.2009r. w zakresie opracowania.

**KOPIA MAPY SYTUACYJNO-WYSOKOŚCIOWEJ**

z geodezyjną inwentaryzacją urządzeń podziemnych


Skala 1 : 500

Mapa zaewidencjonowana w MODGiK w Piotrkowie Tryb.

pod nr 1560.2344-62/2009 w dniu 17.03.2009r

**LEGENDA :**

- **R1 - rura ochronna dzielona AROT**
- R2 - przewiert - rura stalowa fi 108,0/4,0mm
- R3 - przewiert - rura stalowa fi 273,9/7,1mm
- R4 - przewiert - rura stalowa fi 323,9/7,1mm
- R5 - przewiert - rura stalowa fi 406,4/8,0mm
- proj. kan. deszczowa
- proj. przebudowa kan.san. metodą bezwykopową
- proj. przebudowa kan.san. metodą wykopową
- proj. przyłącza wodociągowe
- proj. ulica
- proj. kable nn
- proj. kable telefoniczne
- proj. kable telefonyczne
- proj. kan. deszczowa
- istn. kan. deszczowa
- i przyłącza wodociągowe
- do wyłączenia z eksploatacji

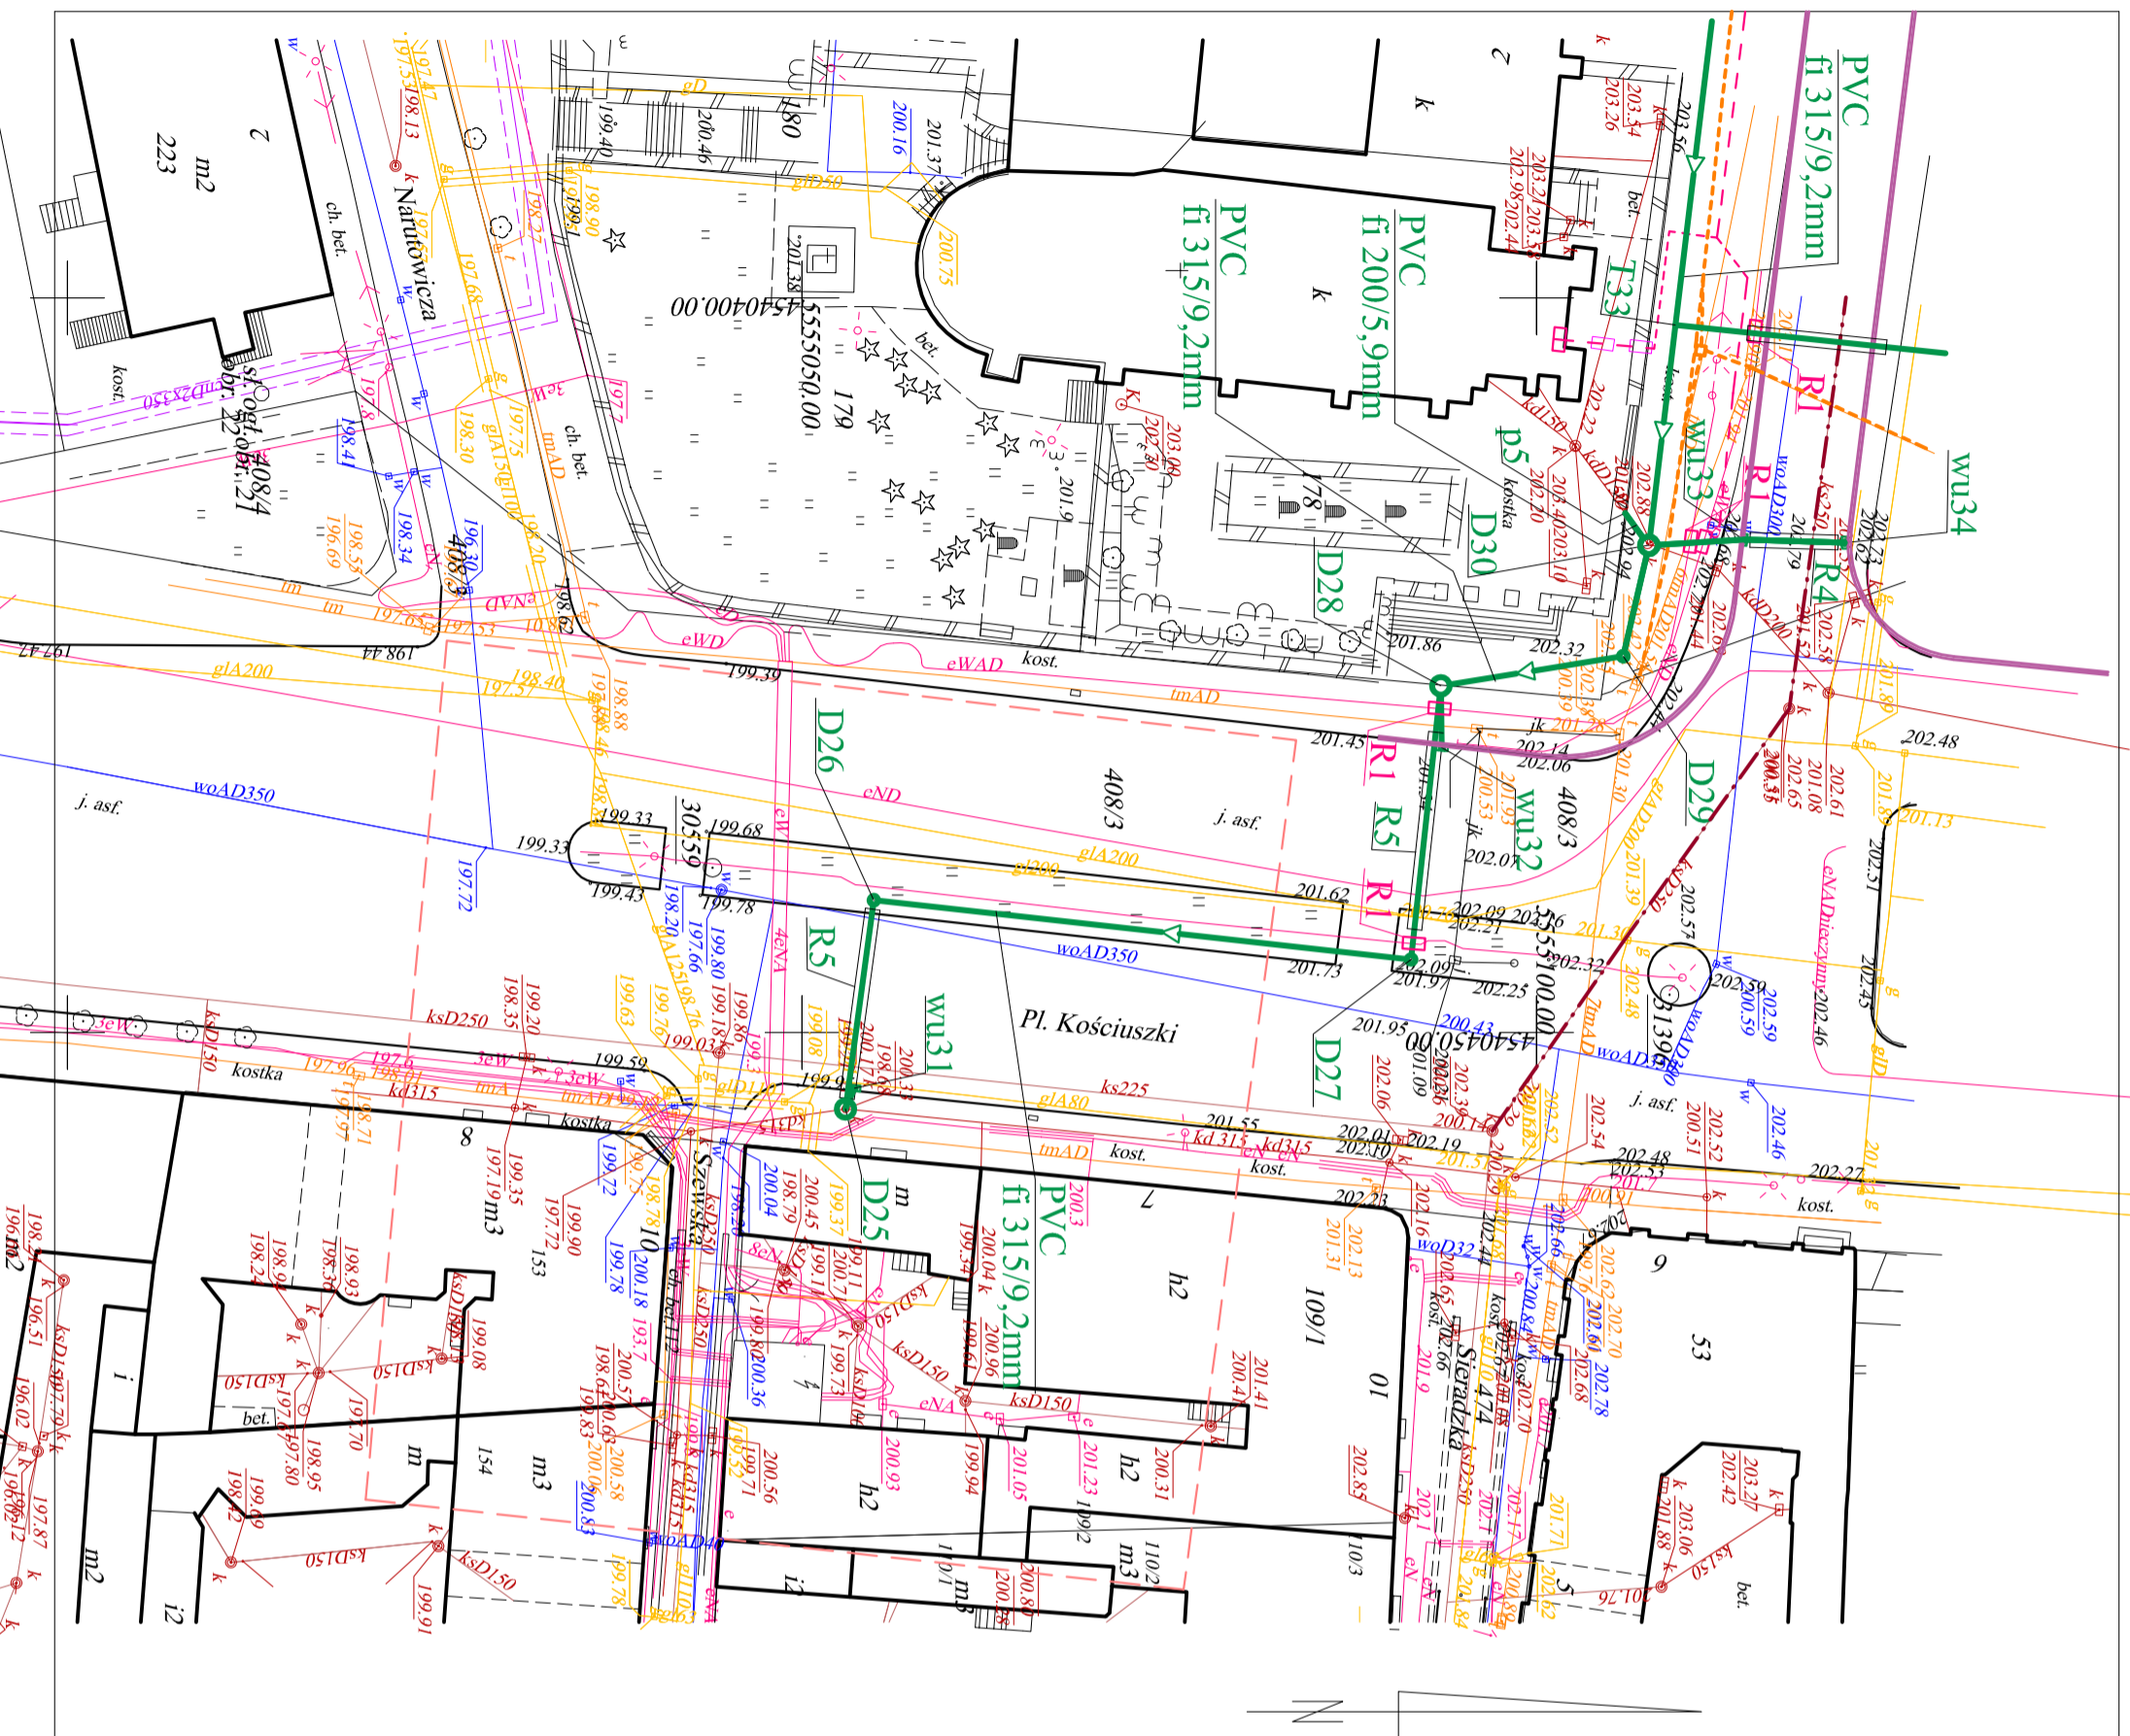

Nazwa opracowania i adres obiektu budowlanego:  
**PROJEKT BUDOWLANO - WYKONAWCZY**  
Przebudowa ulicy Słowackiego na odcinku od ul. POW do Placu Kościuski wraz z rozbudową sieci kanalizacji deszczowej oraz przebudowa kanału deszczowego w ul. Sienkiewicza na odcinku od ul. Słowackiego do Al. Piłsudskiego w Piotrkowie Tryb.  
Branża sanitarna: kanalizacja deszczowa wraz z przyłączami

**Projekt zagospodarowania terenu**

Tytuł rysunku :		Skala:	
Projektant :		1 : 500	
Projektant wykonujący:	mgr inż. Jolanta Janczyk - Abrakiewicz	Nr upr. : GP IV.73	Podpis:
Projektant sprawdzający:	mgr inż. Ewa Maczewska-Łączynska	42(5/9)93	Data :03.2009r.
		Nr upr. : 58/73 LW	Podpis:
			Data :03.2009r.