


M. P. Inżynier
 Krzysztof Trębacz
 ul. Główna 176, 31-101 Kraków
 Sąd 1500
 Oznaczenie przedmiotu zamówienia
 Projekt zagospodarowania terenu

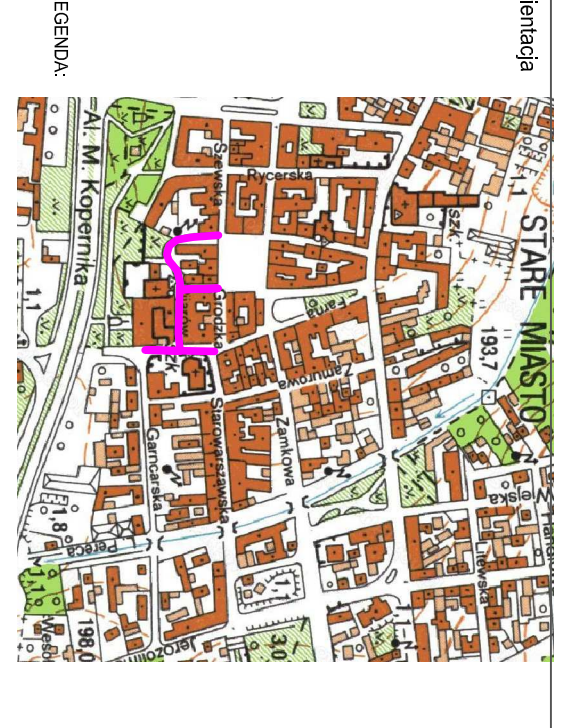

- LEGENDA:**
- PROJEKTOWANA KANALIZACJA SANITARNA
 - PROJEKTOWANA KANALIZACJA WODOCIECNA
 - PROJEKTOWANE ZASADNIKI
 - PROJEKTOWANE SIATKI
 - PROJEKTOWANE SIATKI
- x zasada do demontażu
x projektowana linia podłogowa
x latarnia z oprawką uliczną
x na wysięgniku
x latarnia parkowa pojedyncza
x latarnia parkowa podwójna
x reflektor kierunkowy słupowy

PRZEBUDOWA RINGU ULIC: PIASKIENI, ŁĄZIENNEJ-MORZEJ, KOMARSKIEGO, KRAKOWSKIE PRZEDMIEŚCIE (NA ODCINKU OD ULICY GRODZIKIEM DO BUDYNKU UCELIUM OGÓLNOKSZTAŁCĄCEGO) W PIOTRKACH TRYBUNALSKIM WRAZ Z BUDOWĄ PRZEBUDOWĄ NIEZBĘDNEJ INFRASTRUKTURY TECHNICZNEJ

MIASTO PIOTRKÓW TRYBUNALSKI
 PASAŻ RUDOLFSKIEGO 10 97-500 PIOTRKÓW TRYBUNALSKI

P.P.W. BIOPROJEKT™
 Grzegorz Jasicki
 ul. Chałubińskiego
 97-510 Iłkiszewice

P.P.W. BIOPROJEKT™
 Grzegorz Jasicki
 ul. Chałubińskiego
 97-510 Iłkiszewice

PROJEKT WYKONAWCZY
 SANITARNA

PROJEKT ZAGOSPODAROWANIA TERENU
 SANITARNA

B-R-0

skala 1:500
 data 2010.01