

woj. łódzkie
 m. Piotrków Tryb.
 ul. Stefana Żeromskiego dz. 426/1, 426/2, obr. 21
 ul. Krakowskie Przedmieście dz. 472/2, 472/1 obr. 21 dz. 42 obr. 32
 ul. Przedborska dz. 531/2, 531/1 obr. 34
 ul. Śląska dz. 107/5 obr. 21

MAPA SYTUACYJNO – WYSOKOŚCIOWA


SKALA 1 : 500

z geodezyjną inwentaryzacją urządzeń podziemnych

1. Układ państwowy "65"
 2. Poziom odniesienia : Kronsztadt
 3. Mapę wykonano na podstawie mapy sytuacyjno – wysokościowej w skali 1:500 s.132.224.034.2 (386),132.222.034.4 (405) oraz pomiaru własnego wykonanego w styczniu 2011r.
 4. Granice działek wniesiono na podstawie ewidencji gruntów
 5. Nie wyklucza się istnienia urządzeń podziemnych nie zgłoszonych do inwentaryzacji powykonawczej jednostkom wykonawstwa geodezyjnego. Za przewody nie zgłoszone do inwentaryzacji geodezyjnej oraz za przewody inwentaryzowane uprzednio wykonawca niniejszej mapy nie ponosi odpowiedzialności.
 6. Mapę sprawdzono w ZUD dnia 31.01.2011 r.
- Mapa służy do celów projektowych.
 Aktualna na dzień 27.01.2011r.

Wykonawca :

Piotrków Tryb. dn. 03.02.2011r.

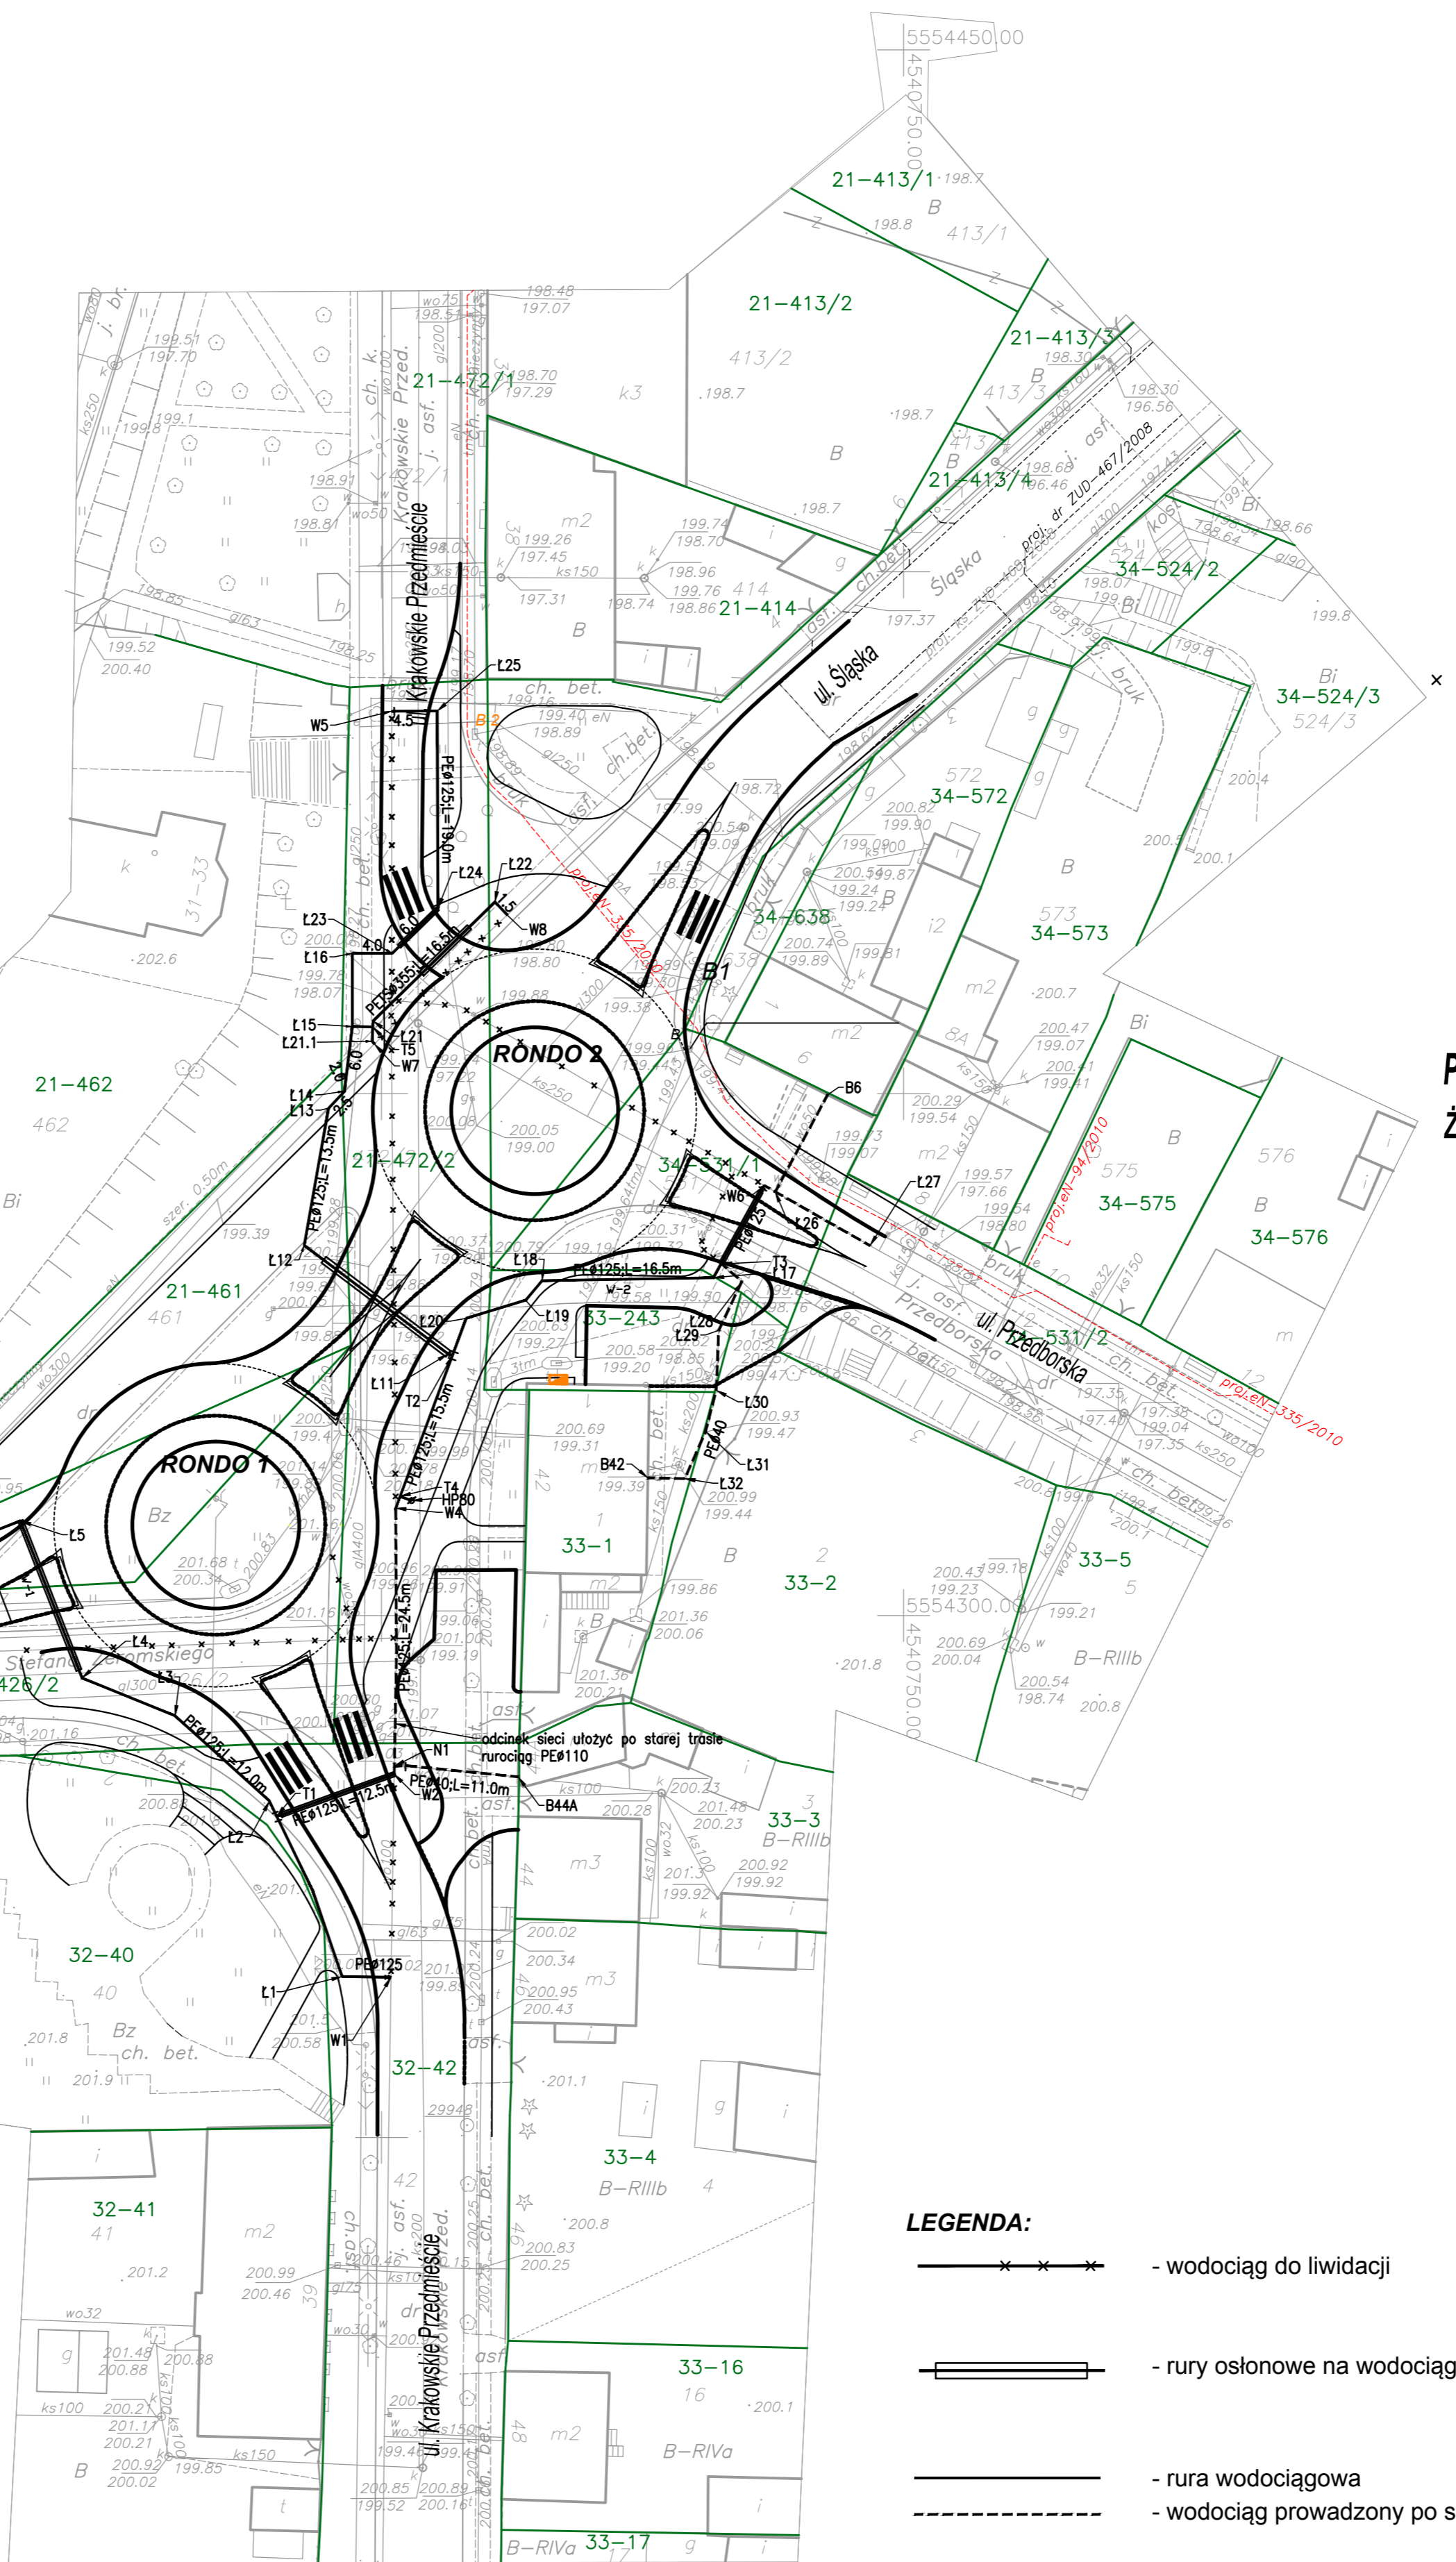

PRZEBUDOWA SKRZYŻOWANIA ULIC: KRAKOWSKIE PRZEDMIEŚCIE, ŻEROMSKIEGO, PRZEBORSKIEJ, ŚLĄSKIEJ W PIOTRKOWIE TRYBUNALSKIM

LEGENDA:

- proj. nawierzchnia wysypek z kostki granitowej o wym. 7/11cm
- proj. nawierzchnia pierścienia ronda z kostki granitowej o wym. 17/19 cm
- projektowana jezdnia z betonu asfaltowego
- projektowany chodnik z kostki betonowej gr. 6,0 cm
- projektowana jezdnia z kostki betonowej (szarej) gr. 8,0 cm
- proj. nawierzchnia parkingów z kostki betonowej kolorowej gr. 8,0 cm
- projektowany krzewnik wystający 15x30x100 cm
- projektowany krzewnik najazdowy 15x22x100 cm
- projektowane obrzeże 8x30x100 cm
- projektowane pobocze nieutwardzone
- projektowana oś jezdni z hektometrem
- proj. zjazdy z kostki betonowej (kolorowej) i betonu asf.
- Latarnia uliczna ONYX 2 150W SON-T+ H=10M, wysięgnik 1m pochylenie 5st - 16 szt., odległość od krzewnika 1 m
- Kabel oświetleniowy YAKAY 4x35mm² L=481,00m
- Szafka oświetlenia ulicznego
- Rury osłonowe kabli oświetlenia ulicznego

LEGENDA:

- wodociąg do liwidacji
- rury osłonowe na wodociągu
- rura wodociągowa
- wodociąg prowadzony po starej trasie

	Z.B.D.O. "DROGBUD" ZIELONA GÓRA 45-733 ZIELONA GÓRA, UL. ENERGETYKÓW 71/64-1110 tel.: 068 452-17-06; fax: 06 454-17-09 kom.: 0696 348-074 e-mail: taw@wp.pl	
	ROZBUDOWA SKRZYŻOWANIA ULIC: KRAKOWSKIE PRZEDMIEŚCIE, ŻEROMSKIEGO, PRZEBORSKIEJ, ŚLĄSKIEJ W PIOTRKOWIE TRYBUNALSKIM	
TYTUŁ:		
OBIEKT:	PRZEBUDOWA SIECI WODOCIĄGOWEJ	
PROJEKTANT:	mgr inż. PAWEŁ WINTURSKI upr. nr LB52063/POOS/09	15.08.2011 r.
TYTUŁ RYS.:	PROJEKT ZAGOSPODAROWANIA TERENU	
SKALA:	1 : 500	