


MAPA DO CELÓW PROJEKTOWYCH

Oznaczenie kancelaryjne zgłoszenia pracy geodezyjnej		IMG.6640.350.2016
powiat		piotrkowski
Miejscowość		Piotrków Tryb.
Jednostka ewidencyjna	Identyfikator nazwa	106201_1
Obwód ewidencyjny	Identyfikator	Piotrków Tryb. 106201_1.0012
Nr działki		ul. Chopina
Skala mapy		1:500
Nr sekcji		7.155.09.03.1.1, 7.155.09.03.1.3, 22.23.03.2016
Mapa aktualna na dzień:		
Nazwa układu współrzędnych	prostokątnych płaski	"2000" strefa 7
	wysokości	Kronsztadt 60
Oznaczenie granic obszaru, który był przedmiotem aktualizacji		
Wykonanie niniejszej mapy nie było poprzedzone ustaleniami dotyczącymi ewentualnych służebności gruntowych obciążających grunty położone w granicach projektowanej inwestycji.		
<div>Szkic orientacji</div> <div>Piotrków Trybunalski</div>		
PRO-MGEO		inż. Janusz Wójtowicz
imię i nazwisko lub nazwa podmiotu, który wykonał mapę, oraz podpis osoby reprezentującej ten podmiot		nr upr. 15813
		imię i nazwisko, numer świadectwa nadania uprawnień geodety, który sporządził mapę, oraz jego podpis

Mapę przyjęto do zasobu MODGIK w Piotrkowie Trybunalskim w dniu i zaewidencjonowano pod numerem P.1062 2016

Początek budowy
odc. ul.F.Chopina
hm. 0+00,00

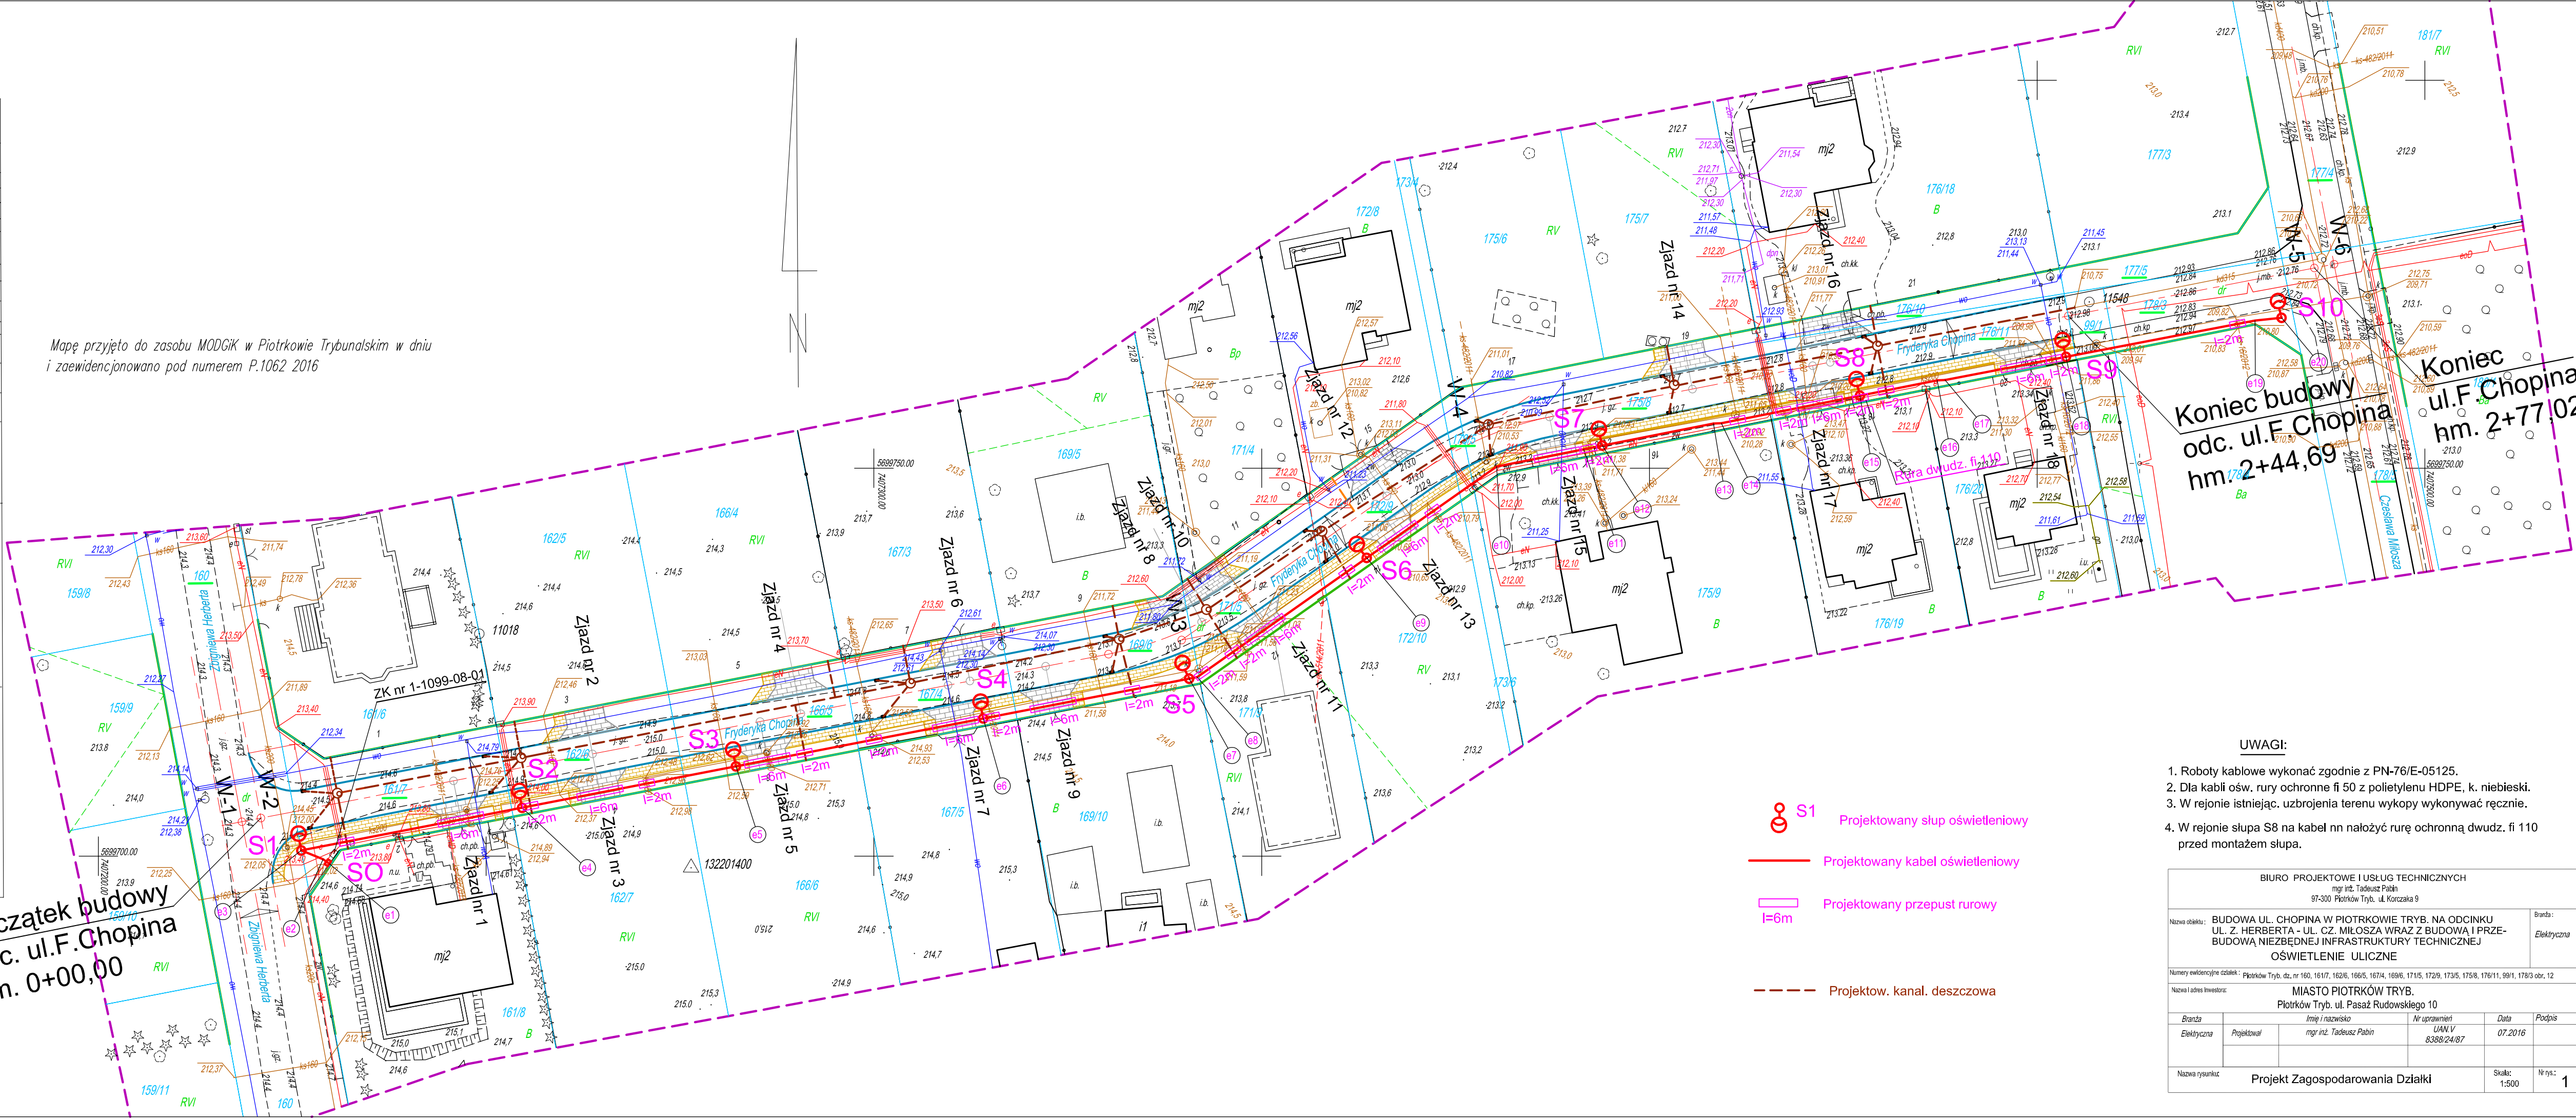

- UWAGI:**
- Roboty kablowe wykonać zgodnie z PN-76/E-05125.
 - Dla kabli ośw. rury ochronne fi 50 z polietylenu HDPE, k. niebieski.
 - W rejonie istniejąc. uzbrojenia terenu wykopy wykonywać ręcznie.
 - W rejonie słupa S8 na kabel nn nałożyć rurę ochronną dwudź. fi 110 przed montażem słupa.

- S1 Projektowany słup oświetleniowy
- Projektowany kabel oświetleniowy
- Projektowany przepust rurowy I=6m
- Projektow. kanal. deszczowa

BIURO PROJEKTOWE I USŁUG TECHNICZNYCH mgr inż. Tadeusz Pablin 97-300 Piotrków Tryb. ul. Korczaka 9				
Nazwa obiektu : BUDOWA UL. CHOPINA W PIOTRKOWIE TRYB. NA ODCINKU UL. Z. HERBERTA - UL. CZ. MIŁOSZA WRAZ Z BUDOWĄ I PRZEBUDOWĄ NIEZBĘDNEJ INFRASTRUKTURY TECHNICZNEJ OŚWIETLENIE ULICZNE				Branda : <i>Elektryczna</i>
Numer ewidencyjny obiektu : Piotrków Tryb. dz. nr 160, 1617, 16216, 16615, 16714, 16916, 17115, 17219, 17315, 17518, 176111, 1911, 17813 obr. 12				
Nazwa i adres inwestora : MIASTO PIOTRKÓW TRYB. Piotrków Tryb. ul. Pasaż Rudowskiego 10				
Branda	Imię i nazwisko	Nr uprawnień	Data	Podpis
Elektryczna	mgr inż. Tadeusz Pablin	UAN V 8388/24/87	07.2016	
Nazwa rysunku : Projekt Zagospodarowania Działki				
			Skala : 1:500	Nr rys. : 1